


DE
F G
G'
H
H'
I
I'
J
J'
K
K'
L

6 7 8 9 10 11 12 13 14

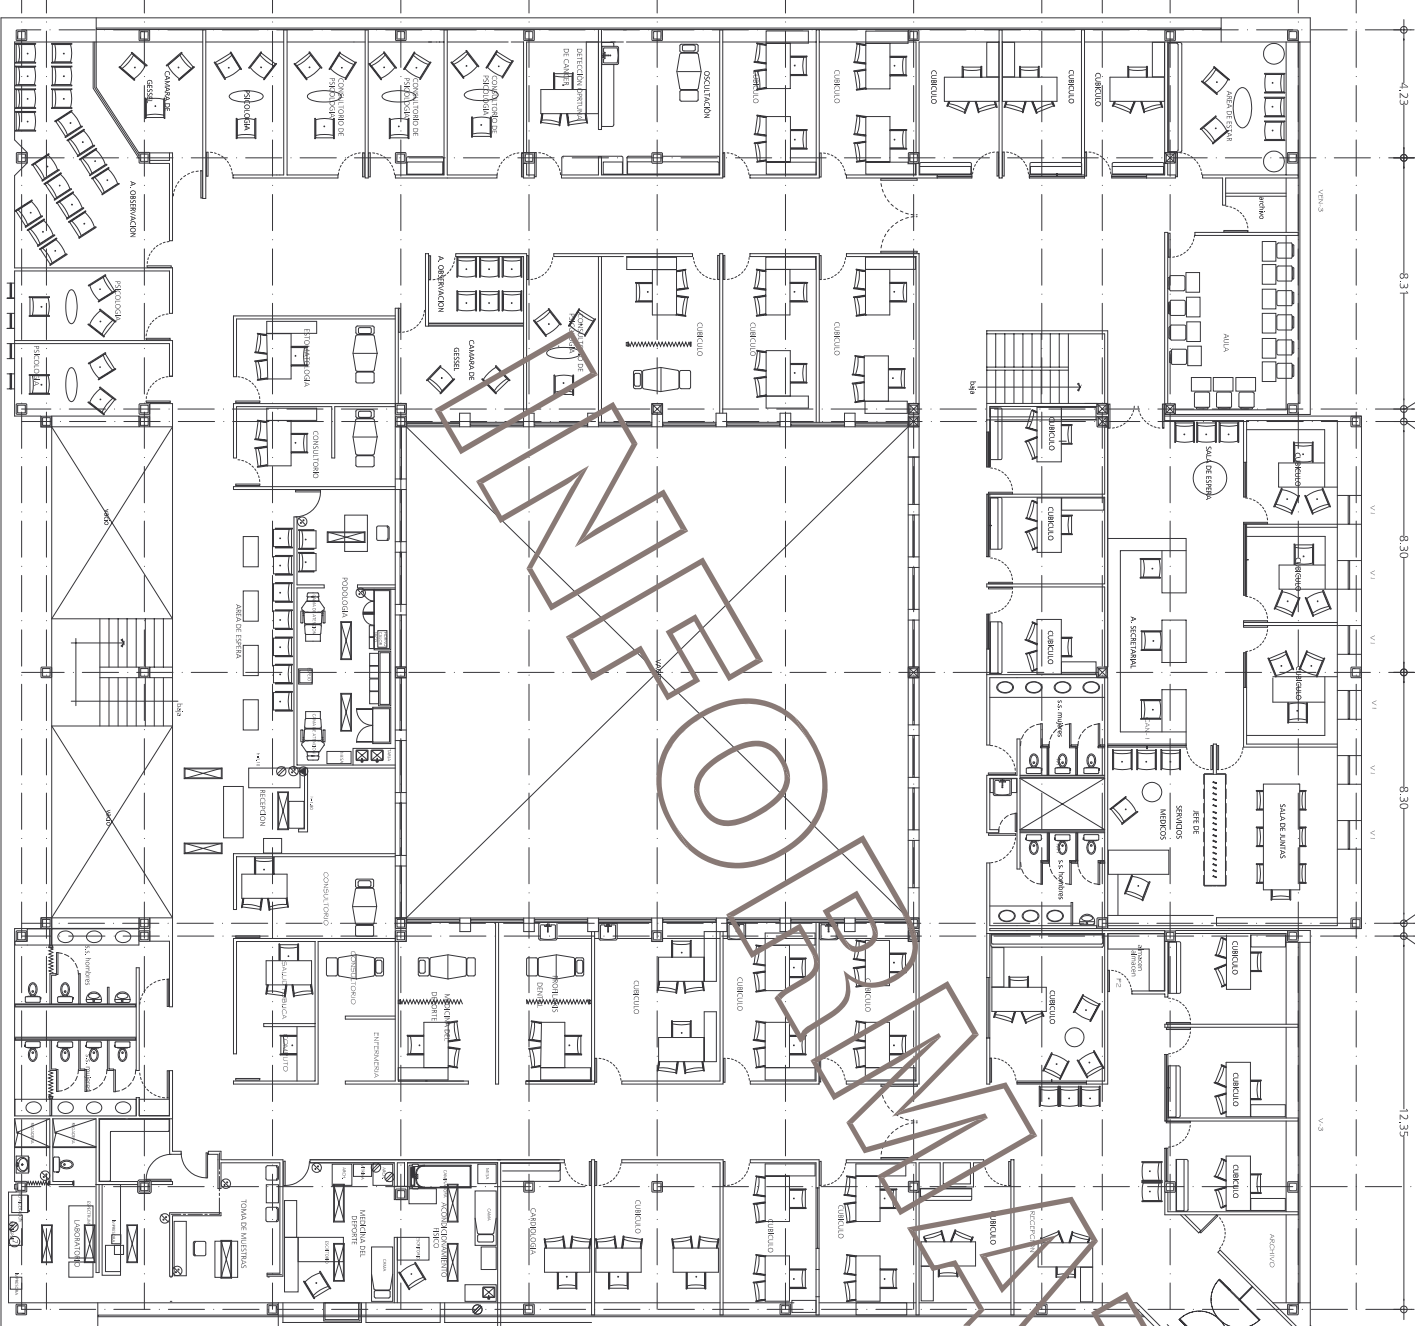

PLANTA ALTA

ESCALA 1:250
ACOTACION m



M. en A. MARIO ANDRADE CERVANTES
RECTOR
DR. en C. FRANCISCO JAVIER AVELAR GONZALEZ
SECRETARIO GENERAL
M. EN ING. LUIS GILBERTO ZAVALA PEÑAFLOR
DIRECTOR GENERAL DE INFRAESTRUCTURA UNIVERSITARIA

DIRECCION GENERAL DE INFRAESTRUCTURA UNIVERSITARIA
Resid y autorizac:
ARQ. JOSÉ AGUILAR MARTÍNEZ
Eliquis:
SECCIÓN DE PROYECTOS /

EDIFICIO 101

CONTENIDO:
PLANTA ARQUITECTÓNICA

101-AR-02

EMISION ANTERIOR:
FECHA DE EMISION: ABR 2015

Acotador: m
Escala: 1:250

PROPIEDAD DE LA UNIVERSIDAD AUTONOMA DE AGUASCALIENTES